




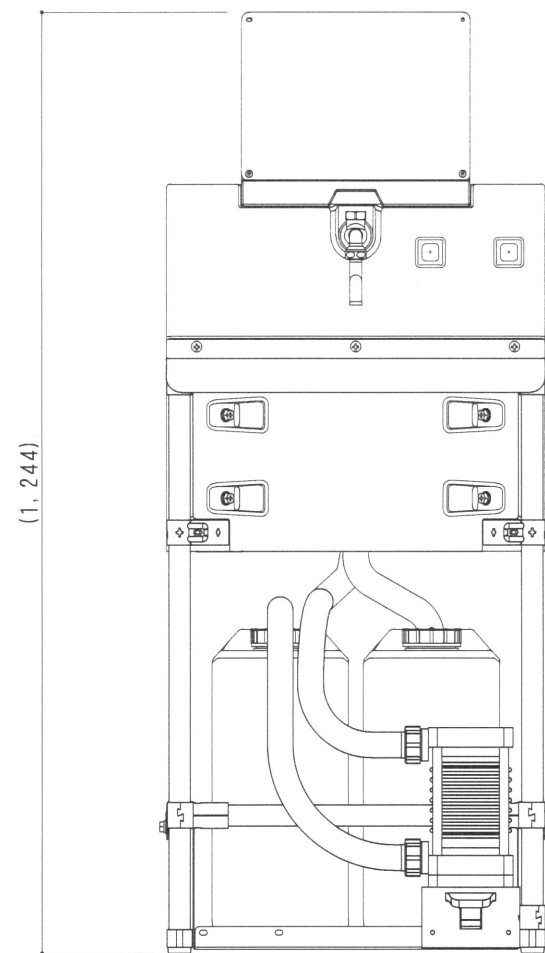


A 立面図 S=1/10

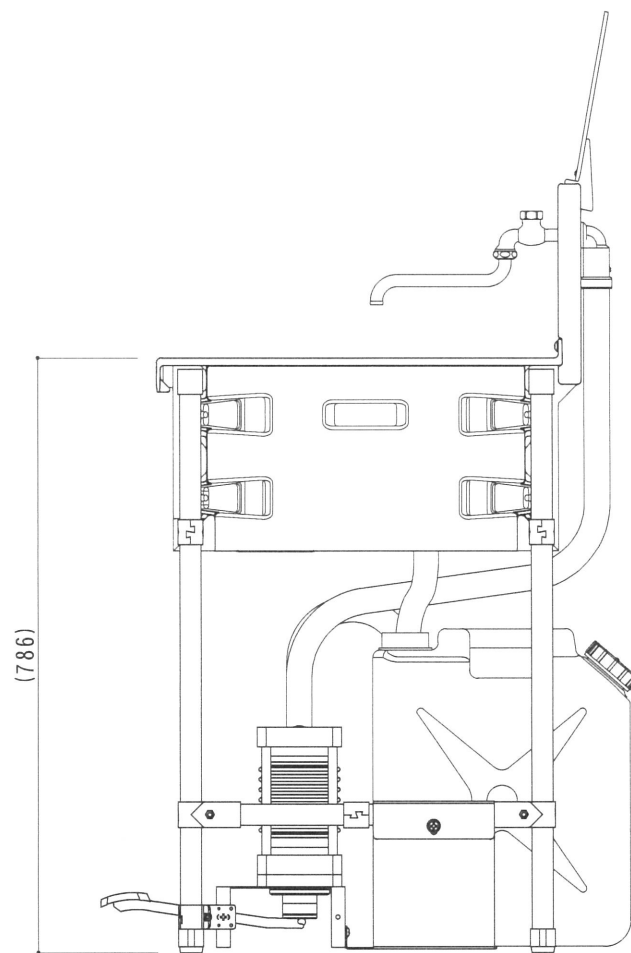


D 立面図 S=1/10

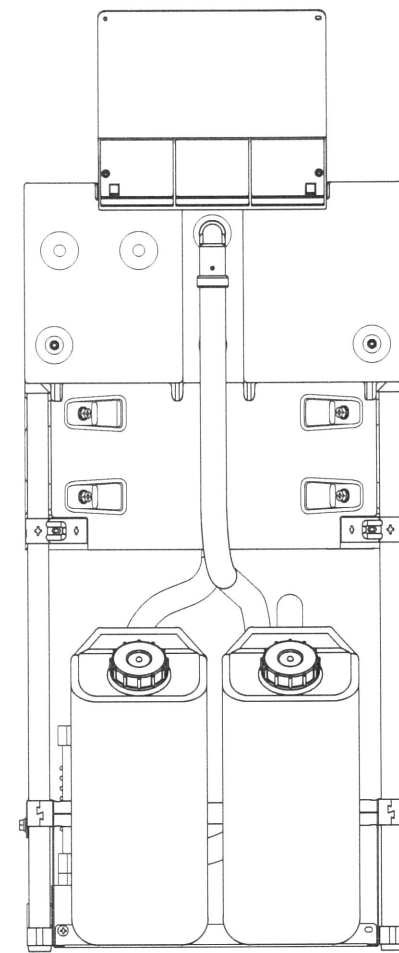

C 立面図 S=1/10

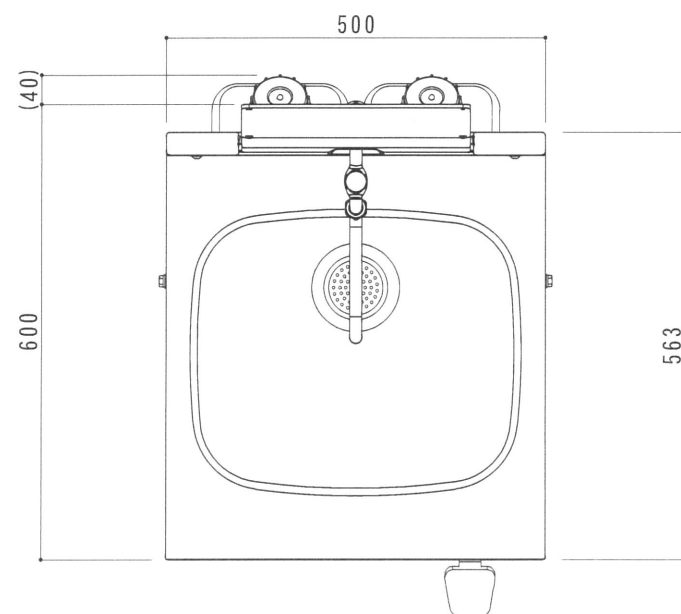

平面図 S=1/10

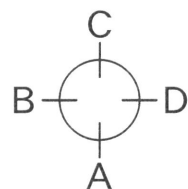

●Re:sinK K (簡易水洗)

本体	ポリエチレン製
ポール	ポリプロピレン製
脚	溶融亜鉛メッキ鋼管+AAS樹脂被覆 φ27.5mm (アジャスタ付)
給水設備	自在水栓+足踏みポンプ
排水設備	軟質塩化ビニール製 L=1000 (内径φ30、外形φ34)
付属品	ポリタンク (給水×1・排水×1)、脱着式樹脂鏡セット



日付	担当	修正事項	工事名称	図面名称	縮尺	整理番号	図面番号
***	***	***		Re:sinK			
			担当	設計・製図	検印	御承認印	日付
							2025.10.01
							図示
							Re:sinK